


電気設備工平面図

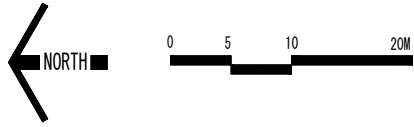


基準点成果

点番	点名	X座標	Y座標	Z座標
5	T 1	-135737.692	-66482.185	13.762
6	T 2	-135779.231	-66484.348	13.537
7	T 3	-135784.814	-66448.638	13.710
8	T 4	-135799.014	-66387.866	13.945
10	T 5	-135853.915	-66427.169	13.775
11	T 6	-135861.653	-66464.298	13.849
13	T 6-1	-135869.983	-66421.741	13.800
9	T 7	-135820.797	-66459.104	13.858
14	T 2-1	-135850.150	-66486.254	13.374
15	T 2-2	-135916.931	-66486.876	13.339
16	T 2-3	-135929.125	-66418.063	13.283

中心線成果

点番	点名	X座標	Y座標	Z座標
633	BP	-135736.477	-66462.001	13.830
635	NO.0+4.00	-135740.460	-66461.630	13.978
636	NO.0+17.80	-135754.200	-66460.249	13.832
638	NO.1+13.50	-135769.632	-66455.892	13.643
640	NO.2+6.70	-135784.967	-66457.481	13.582
634	EP	-135787.755	-66457.221	13.968

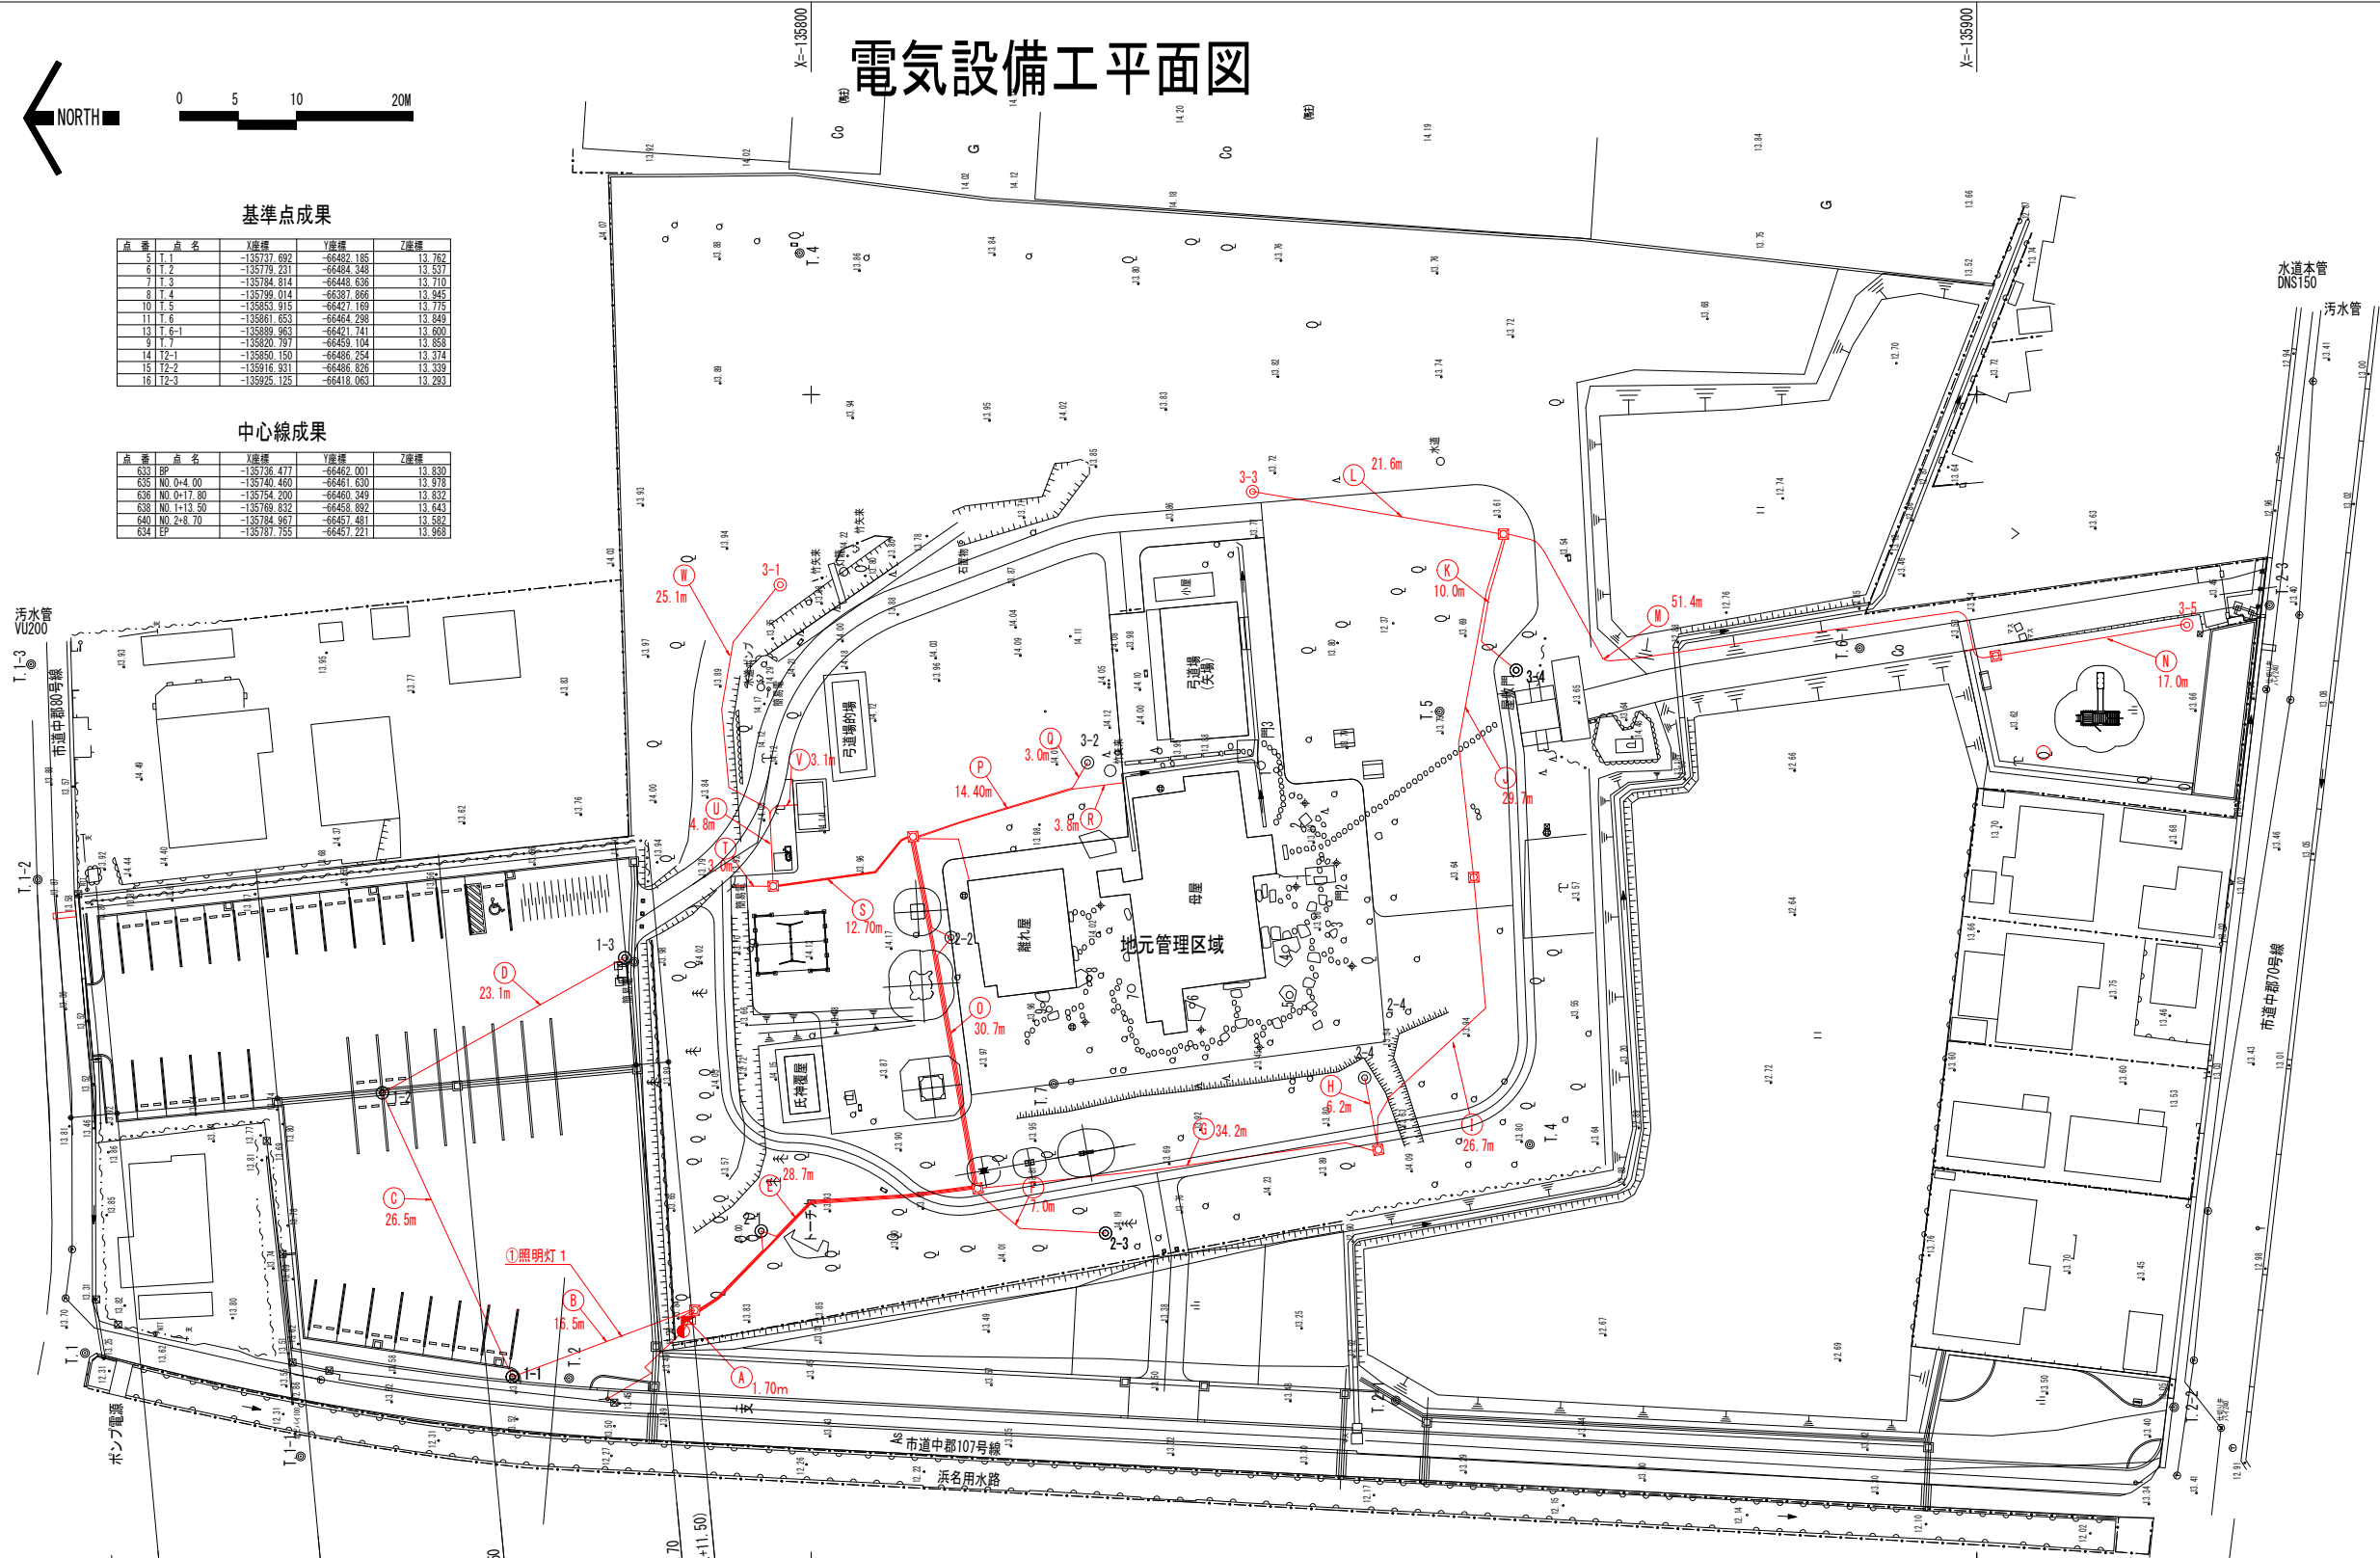

電気設備工数量表

記号	名称	規格	数量	単位	備考
☐	ハンドホール		8	基	
●	引込柱・分電盤		1	基	メーターは市負担分と地元負担分の2基設置
○	照明灯	H=4.5m LED照明(87W相当)	3	基	3-1 3-3 3-5
—	電線管 FEP30		400.9	m	別紙配線・配管系統模式図のとおり
—	電線管 FEP40		72.1	m	別紙配線・配管系統模式図のとおり
—	電線管 FEP50		1.7	m	別紙配線・配管系統模式図のとおり
—	電線 EM-CE3.5□-3C		366.0	m	別紙配線・配管系統模式図のとおり
—	ケーブル管土A	単配管	319.3	m	別紙配線・配管系統模式図のとおり
—	ケーブル管土B	複配管	78.6	m	別紙配線・配管系統模式図のとおり

事業名	平成29年度 市単独事業		
工事名	(仮称) 万斛公園整備工事		
公園名	(仮称) 万斛公園		
工事箇所	浜松市東区中郡町地内		
図名	電気設備工平面図		
図面番号	全 20 枚/内 6	縮尺	1:300(A1) 1:600(A3)
設計課	公園課	設計月日	H29. 3. 24
浜松市役所			